


- LEGENDA**
- - - - - zasieg osuwiska
  - schodkowanie skarp - pKa szer. 1.0m, obslw krg
  - wypiehanie istniejacych zagzebn
  - rów przydrozny szczytny, szer. 1.0m, wys. 0.5m, nach. 1:1.5
  - rów szczytny szer. 1.0m, wys. 0.5m, nach. 1:1
  - ścianka szczytna typu Larsen
  - oco drain
  - drenaż francuski z szpikiem #160
  - drenaż francuski z szpikiem #315
  - rurociąg PCV #200
  - studnia zbiorcza drenazowa #425
  - rurociąg PCV #315
  - studnia zbiorcza drenazowa #600
  - osadnik
  - kanalizacja deszczowa k4315
  - studnia #1200 na kanalizacji deszczowej
  - nura ostonowa Integra na istn. zagzebcu
  - odtworzenie nawierzchni jezdni
  - wpust deszczowy z przykadnikiem
  - geosiłka komórkowa
  - geosiłka komórkowa, gwóźdźzi gruntuwe L=3.0m
  - geosiłka komórkowa, gwóźdźzi gruntuwe L=6.0m

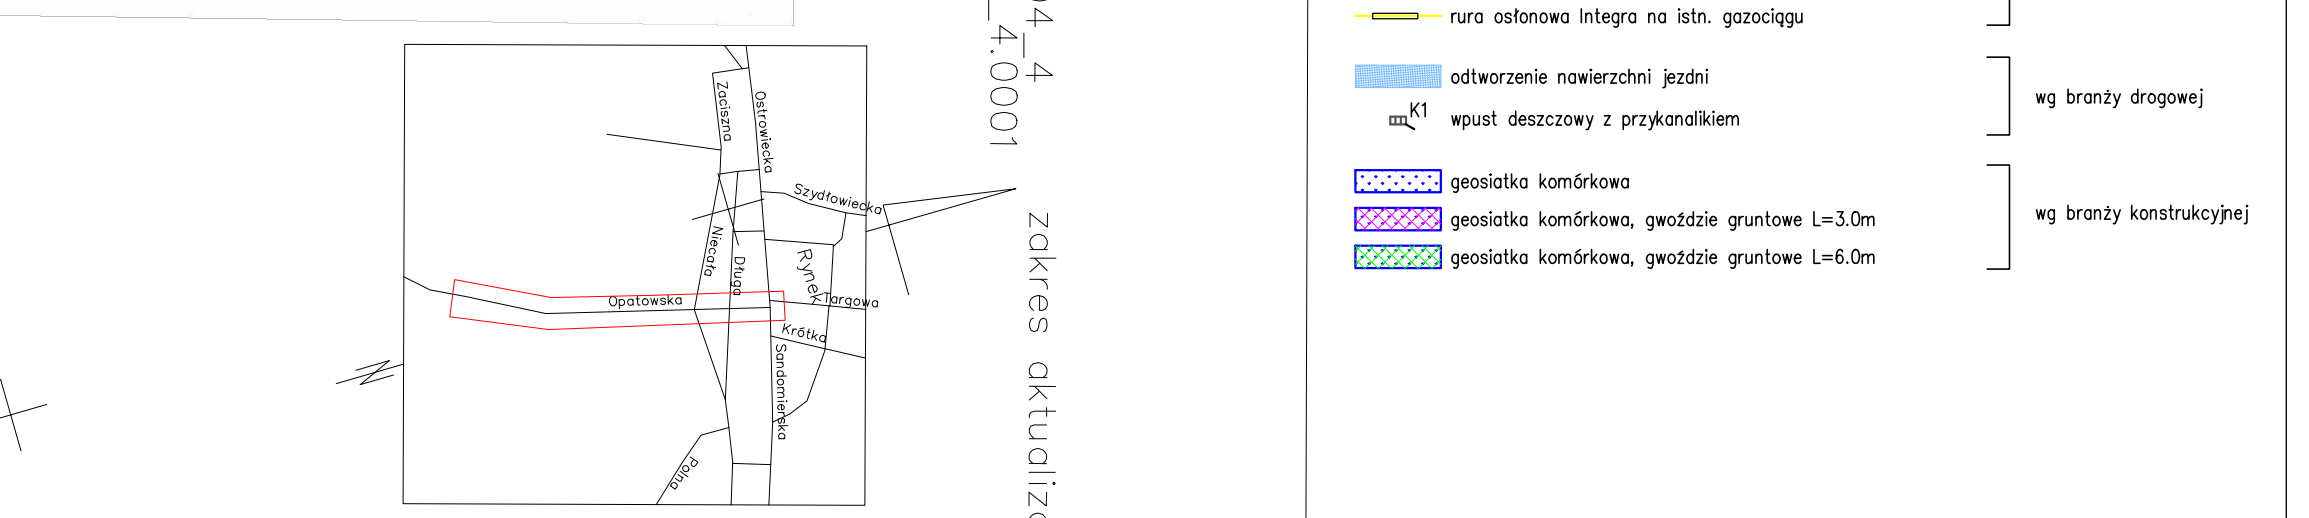

**MAPA DO CELÓW PROJEKTOWYCH**  
m. Cmielów ul. Opatowska  
aktualizacja okresiony został koloru zielonego

województwskie  
pow. ostrowiecki  
m. Cmielów  
Jednostka ewid. 260704\_4\_0001

mgr inż. Jacek Kozuch  
mgr inż. Romuald Żywno

Biuro Usług  
Geodezyjnych  
i Inżynierskich  
ul. Tarnogrodzka 17  
27-400 Rypin, ul. Tamulę 1  
ul. Rybacka 2, 20 REGON 142239811  
NIP: 631-900-520

mgr inż. Jacek Kozuch  
ul. Rybacka 2, 20  
16-501 Rypin  
REGON 142239811

2. 2021. 2016. 16.30  
15.11.2016

zobacz tabelę nr 06897

Stwierdzono uszkodzenie skarp wzdłuż drogi powiatowej nr 06897 w miejscowości Cmielów, ul. Opatowska, w odległości od km 0+000 do km 0+800 wraz z budową kanalizacji deszczowej i odtworzeniem ulicy Opatowskiej

Investor:	Starostwo Powiatowe w Ostrowie Świętokrzyskim ul. Hłeczka 37, 27-400 Ostrowie Świętokrzyski	Wykonawca:	Agencja Techniki Ekologicznych i Realizacji Inwestycji "mkm PERFECT" sp. z o.o. ul. Rzemieśnicza 1, 30-363 Kraków
Nazwa opracowania:	Stabilizacja skarpy wzdłuż drogi powiatowej nr 06897 w miejscowości Cmielów, ul. Opatowska, w odległości od km 0+000 do km 0+800 wraz z budową kanalizacji deszczowej i odtworzeniem ulicy Opatowskiej		
Adres obiektu:	Miejscowość: Cmielów	Omota: Cmielów	Powiat: ostrowiecki
Stadium:	PROJEKT WYKONAWCZY		
Brano:	KANALIZACYJNA		
Projektant:	mgr inż. Jacek Kozuch	BPP Upr. 31/83	Specjalność: Instalacyjno-Instalacyjna
Sprawdzający:	mgr inż. Romuald Żywno	UAM-Upr. 471/87	Specjalność: Inst.-Bz. w zakresie sieci wod-kan
Nazwa rysunku:	Plan sytuacyjny		Nr rys.: KAN1
			Skala: 1:500

grudzień 2016